

MAPA DO CELÓW PROJEKTOWYCH

Znaczenie kancelaryjne zgłoszenia pracy geodezyjnej		G.6640.1.294.2015
Obiekt		Namysłów dz.918/19, 919/1 i inne
Jednostka ewidencyjna	identyfikator	160602_4
	nazwa	Namysłów
Obręb ewidencyjny	identyfikator	0038
	nazwa	Namysłów
Skala mapy		1:500
Nazwa układu współrzędnych		prostopadłych płaskich wysokości
Znaczenie granic obszaru, który był przedmiotem aktualizacji		2000/18 Konształt 86
Służebności gruntowe mające wpływ na zagospodarowanie gruntów zlokalizowanych w granicach projektowanej inwestycji		Nie badano KW pod względem służebności.
Wykazane na mapie granice pochodzą z map ewid., ich położenie nie poprzedzono ustaleniem przebiegu granic.		

A GEO-DIS
 Usługi Geodezyjno-Kartograficzne
 Biuro Sobaszek
 ul. Granwaldzka 19a, 46 - 100 Namysłów
 NIP 7521409698 REGON 161484817
 tel +48 600 237 024

mgr inż. Błażej Sobaszek
Geodeta nr 60021963

Nazwa / imię i nazwisko wykonawcy oraz data i podpis osoby reprezentującej wykonawcę

Imię i nazwisko, nr uprawnień oraz data i podpis geodety uprawnionego który opracował mapę

Nie wyklucza się istnienia w terenie innych nie wykazanych na niniejszej mapie urządzeń podziemnych, które nie były zgłoszone do inwentaryzacji lub o których brak jest informacji w instytucjach branżowych.

Podpisem starosty ze znacznikiem jest organ, został porządkowany w wyniku prac geodezyjnych i kartograficznych, wykonanych zgodnie z art. 20a ustawy o geodezji, wpisany do ewidencji, prowadzonej w Urzędzie Gminy, w celu geodezyjnego i kartograficznego



Organ prowadzący ewidencję: STAROSTA NAMYSŁOWSKI

Identyfikator ewidencji: P.1506

Data i godzina: 2015-06-30

Imię, nazwisko i podpis osoby reprezentującej organ

Janusz Sobaszek

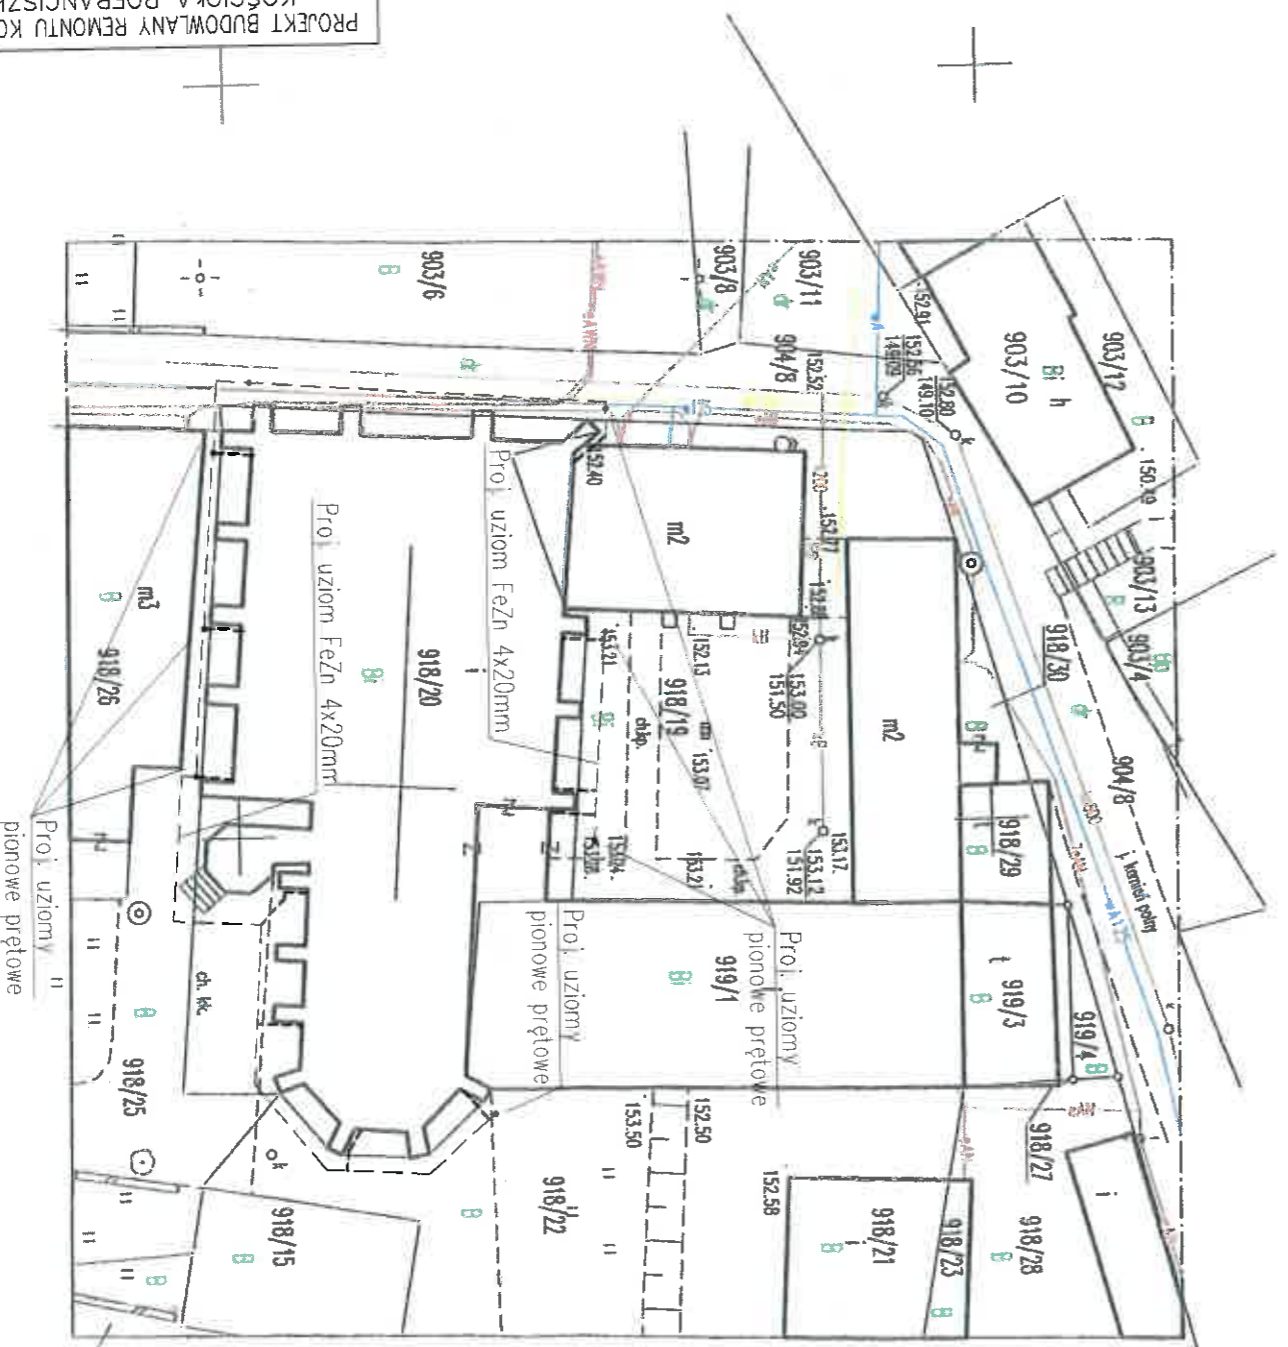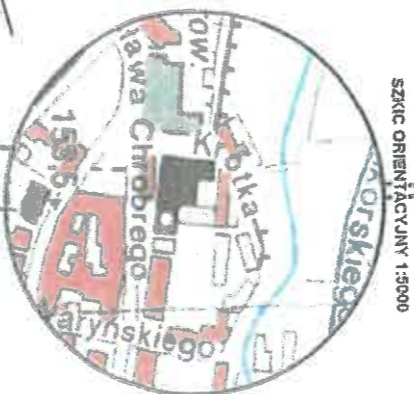

ROMAN JAWORSKI
 mgr inż. elektryk
 Upr. projektowe nr 27479 MBPP
 nr upr. 501/88/LW
 kier. bud. i robót w specj. instal.-inżynier.
 w zakresie instal.-elektr. Upr. nr 25/85/LW

PROJEKT BUDOWLANY REMONTU KONSERWATORSKIEGO KOŚCIOŁA POFRANCISZKASKIEGO P.W. ŚW. FRANCISZKA I PIOTRA W NAMYSŁOWIE	
SKALA 1:500	PROJEKT ZAGOSPODAROWANIA TERENU
data	INSTALACJE ELEKTRYCZNE
11.2016	mgr inż. Elżbieta Dobrowska
rys.	OPRACOWAŁ: mgr inż. Doruż Kaszewski
3/E	SPRAWDZAJĄCY: mgr inż. Roman Jaworski
	nr upr. 27479/WBP

UWAGI:
 Rysunek rozpatrywać włącznie z częścią opisową projektu, oraz zgodnie z uwagami na rys. nr 1/E i 2/E